


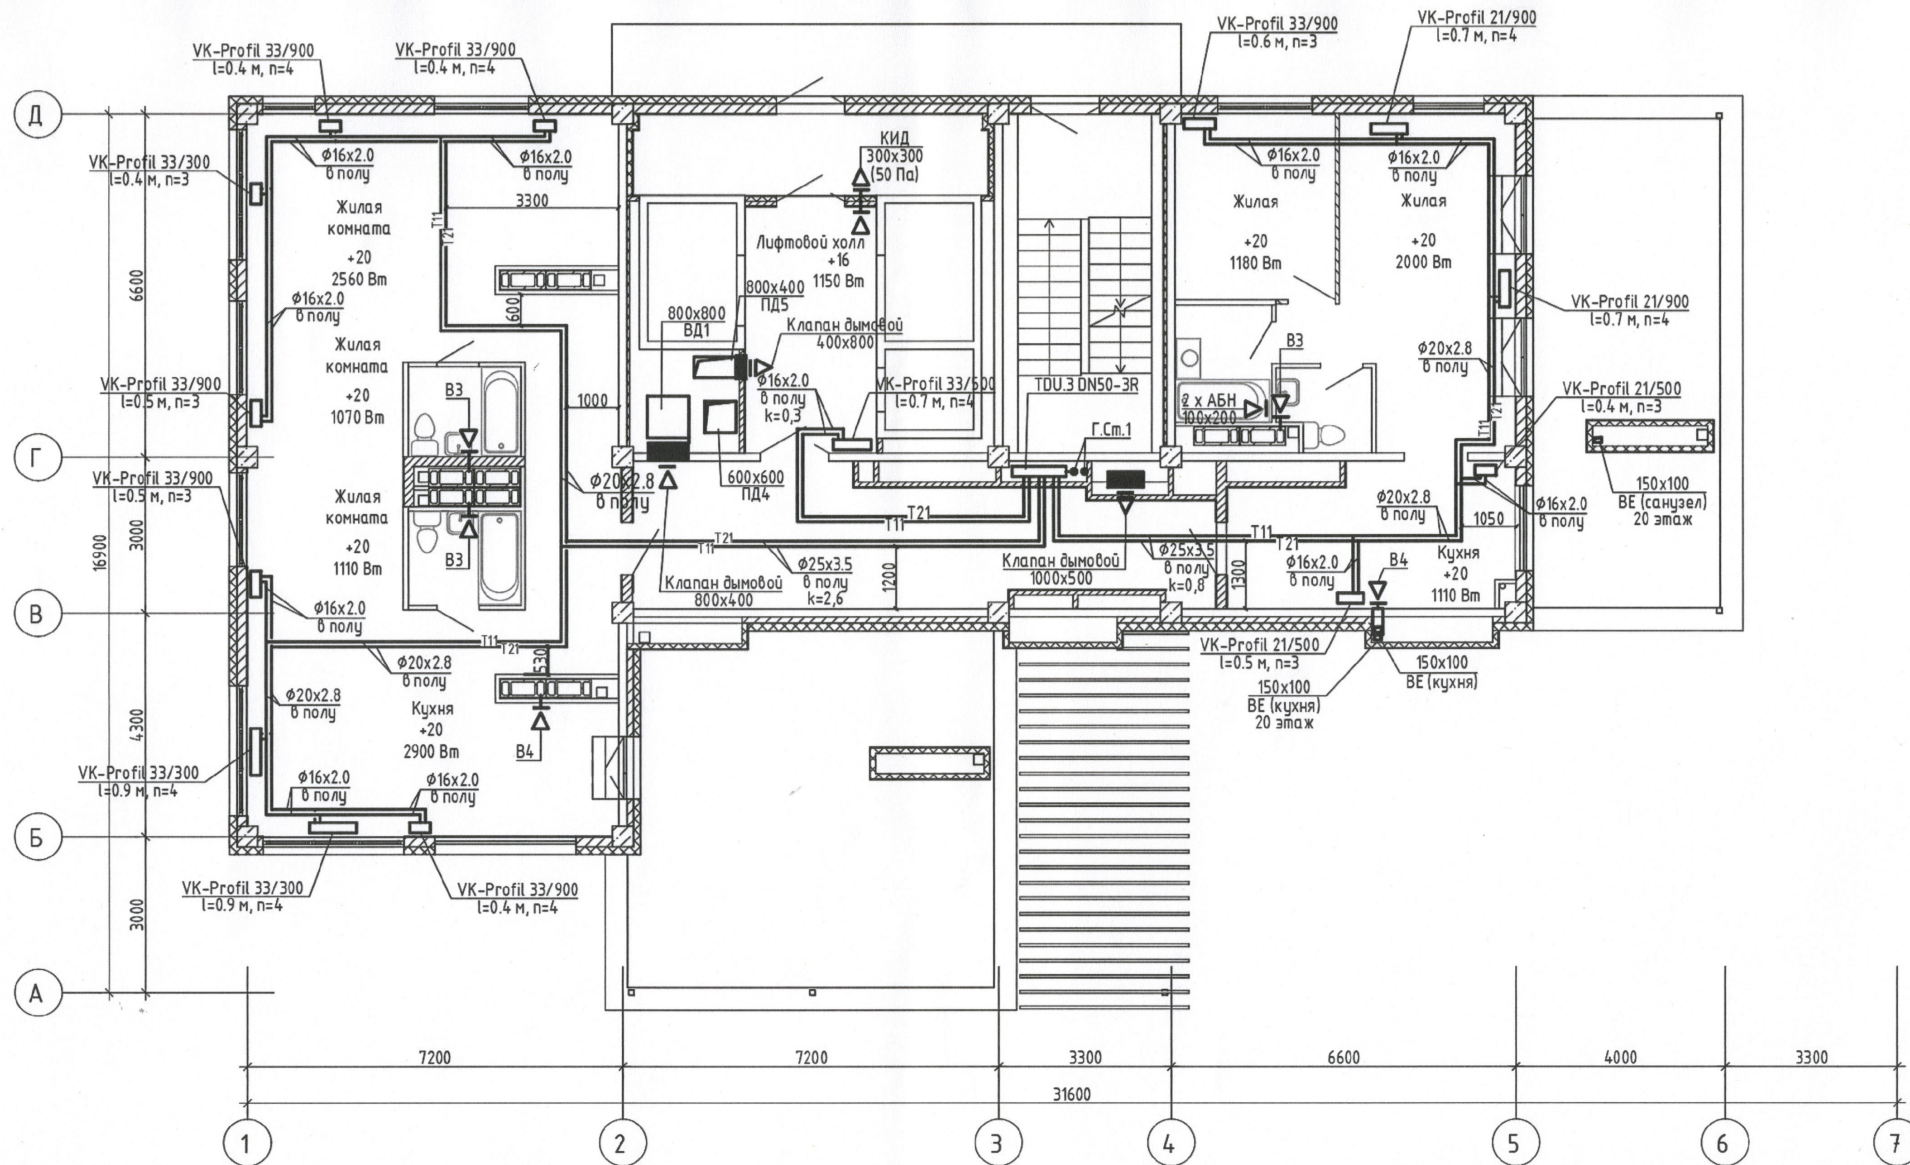

Данный чертёж является исполнительным. Отступлений нет. Ответственный исполнитель:
Индивидуальный предприниматель Власов А.И.



				29-19-6-0В		
				Жилой комплекс в квартале 05_08_020 по ул. Профсоюзная в Ворошиловском районе г. Волгограда. (2-й этап – жилые дома №2, №5, №6, №7 и наземная автостоянка с пристроенным административно-офисным зданием)		
Должность	ФИО	Подпись	Дата	Этап 2.3 – Жилой дом №6	Стадия	Лист
Вед. инж.	Сиротенко	<i>[Signature]</i>			ИД	27
Произв. раб.	Закиров	<i>[Signature]</i>				
Произв. раб.	Поздняков	<i>[Signature]</i>		Исполнительная схема № 24 -ОВ Отопление. План 23 этажа	Индивидуальный предприниматель Власов А.И.	
ИП	Власов	<i>[Signature]</i>				