


Инв. № подл. Подпись и дата. Взам. инв. №

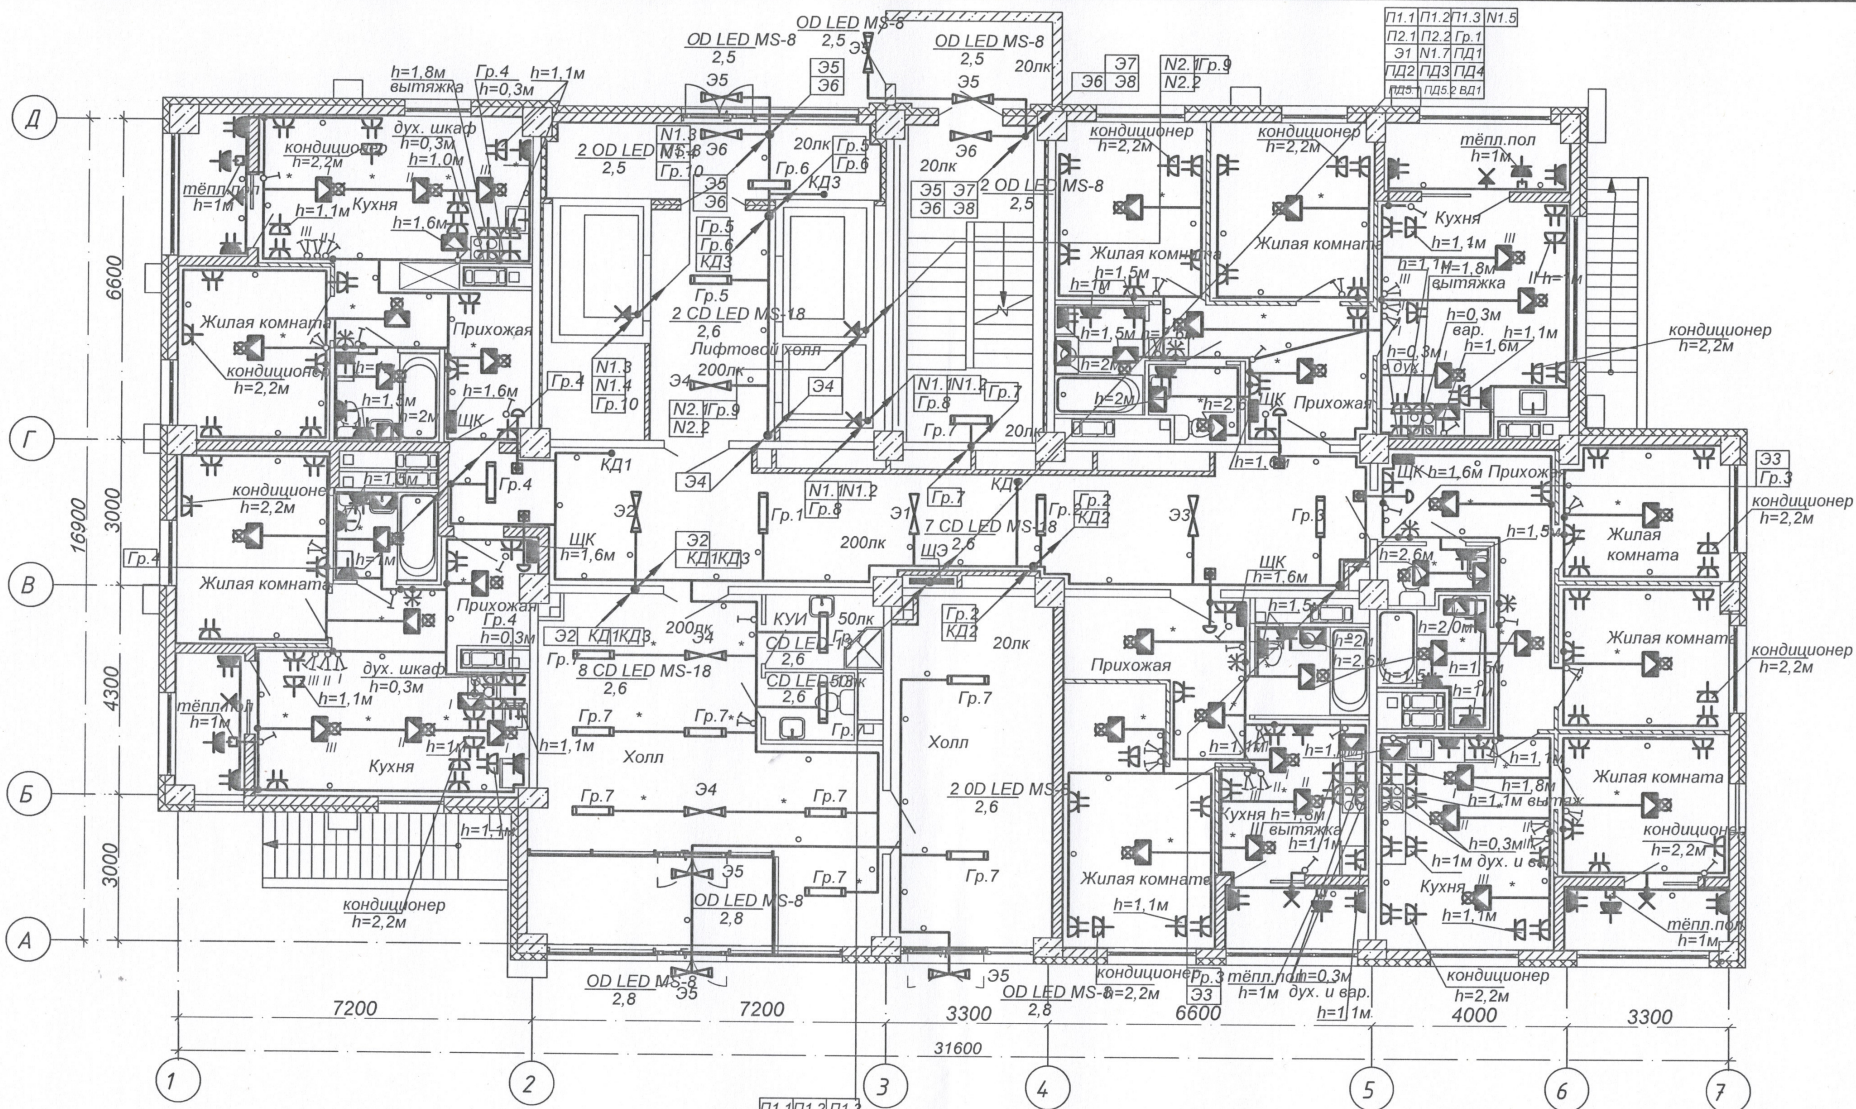

П1.1 П1.2 П1.3
П2.1 П2.2 Гр.1
Э1 Н1.7 ПД1
ПД2 ПД3 ПД4
ПД5 ПД6 ПД7
Н1.5 Гр.7 34 35

ИСПОЛНИТЕЛЬНАЯ ДОКУМЕНТАЦИЯ				
Жилой комплекс в квартале 08_08_020 по ул. Профсоюзная в Ворошиловском районе г. Волгограда (2-й этап - жилые дома №2, №5, №6, №7 и наземная автостоянка с пристроенным административно-офисным зданием)				
Изм.	Кол.уч.	Лист	№ док.	Подпись Дата
Разработал				
Проверил				
Этап 2-3. Жилой дом № 6				Стадия Лист Листов
				ИД 2
План 1 этажа с расположением электросетей				ООО "Пролайт"