


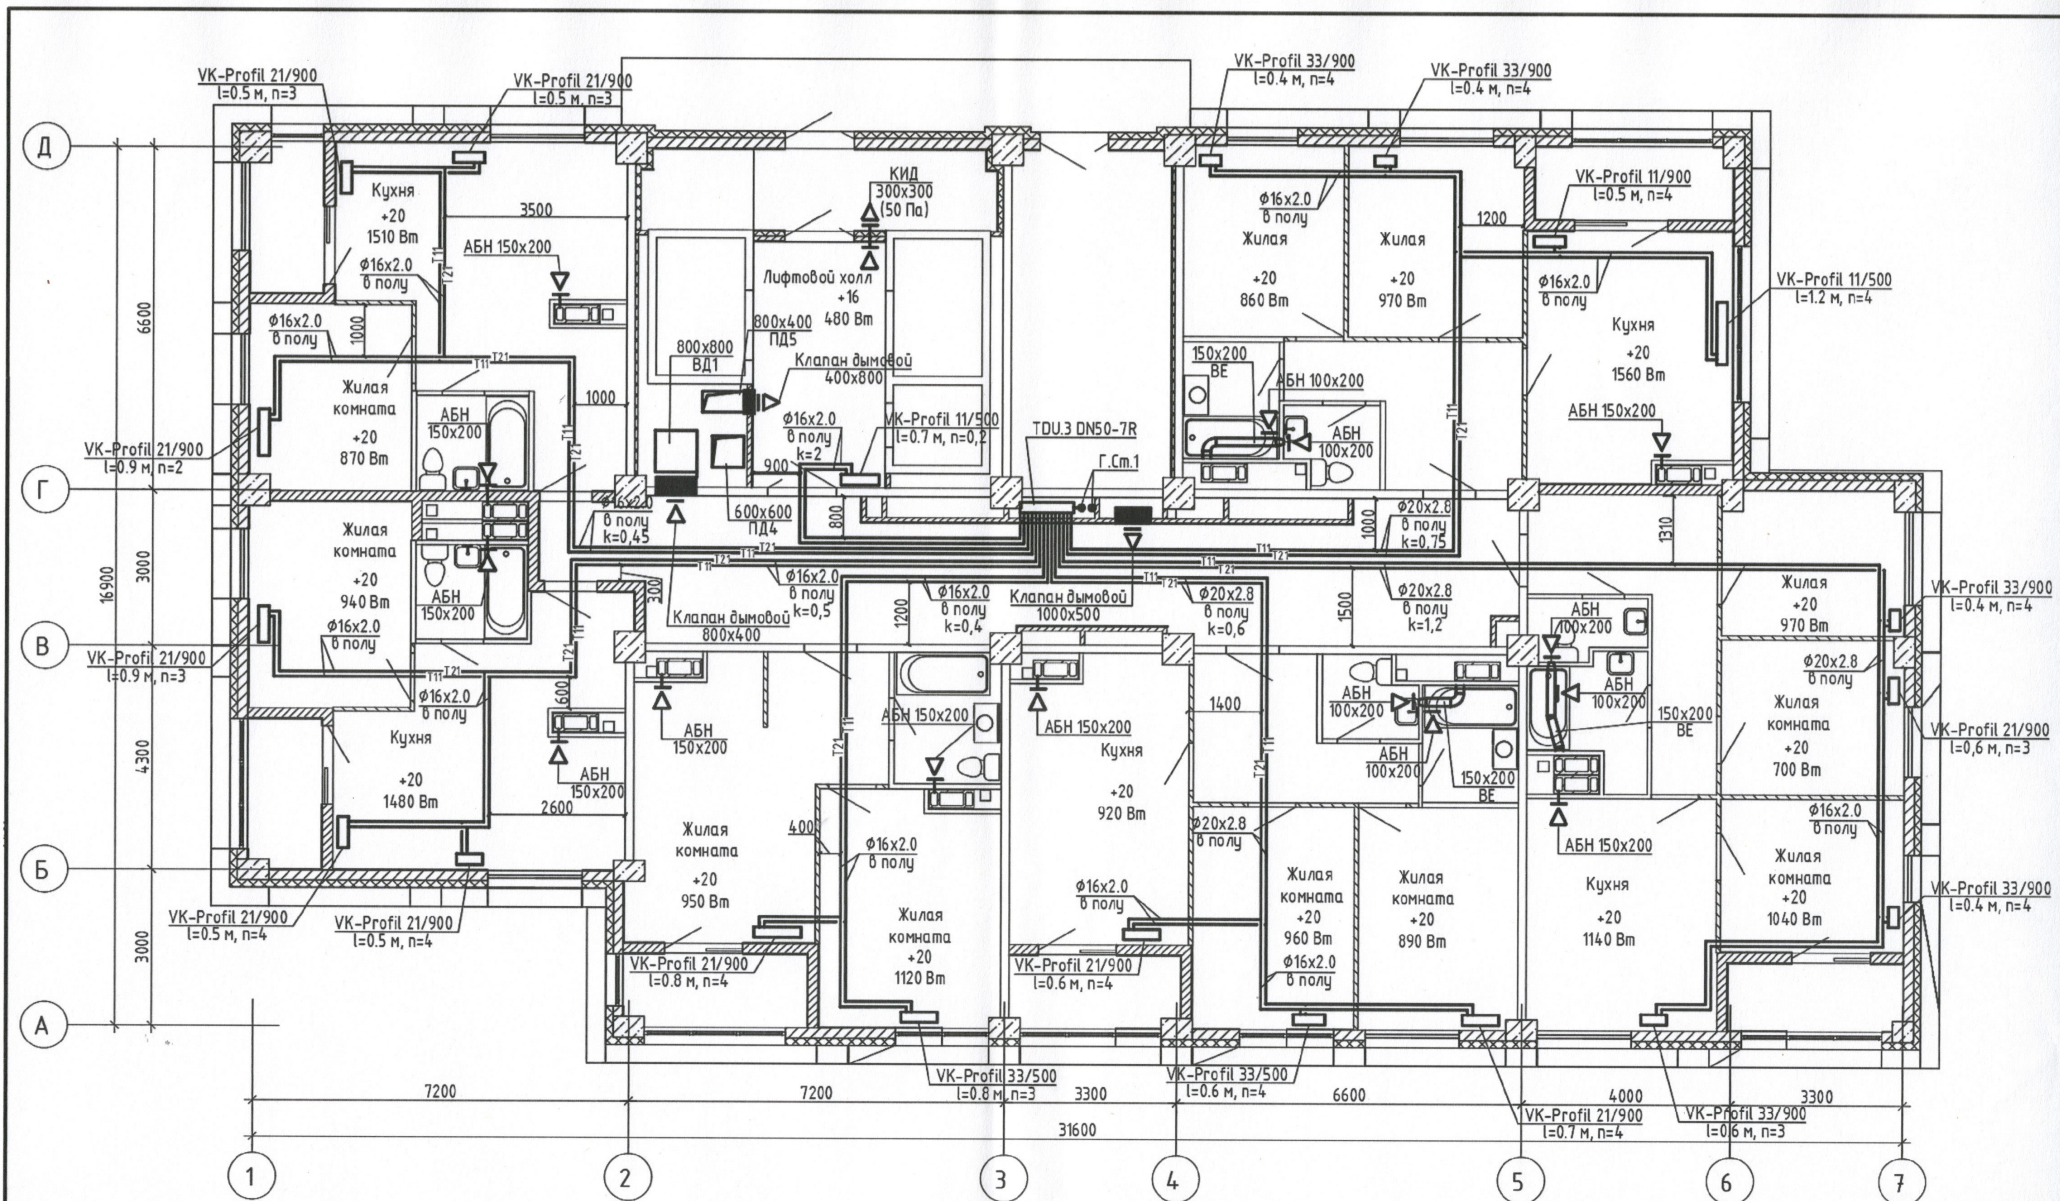

Данный чертёж является исполнительным. Отсутствий нет. Ответственный исполнитель:
Индивидуальный предприниматель



Власов А.И.

			29-19-6-0В		
			Жилой комплекс в квартале 05_08_020 по ул. Профсоюзная в Ворошиловском районе г. Волгограда. (2-й этап – жилые дома №2, №5, №6, №7 и наземная автостоянка с пристроенным административно-офисным зданием)		
Должность	ФИО	Подпись	Дата	Стадия	Лист
Вед. инж.	Сиротенко			ИД	12
Произв. раб.	Закиров				
Произв. раб.	Поздняков				
ИП	Власов				
			Этап 2.3 - Жилой дом №6		
			Исполнительная схема № 9-ОВ		
			Отопление.		
			План 8 этажа		
			Индивидуальный предприниматель Власов А.И.		