


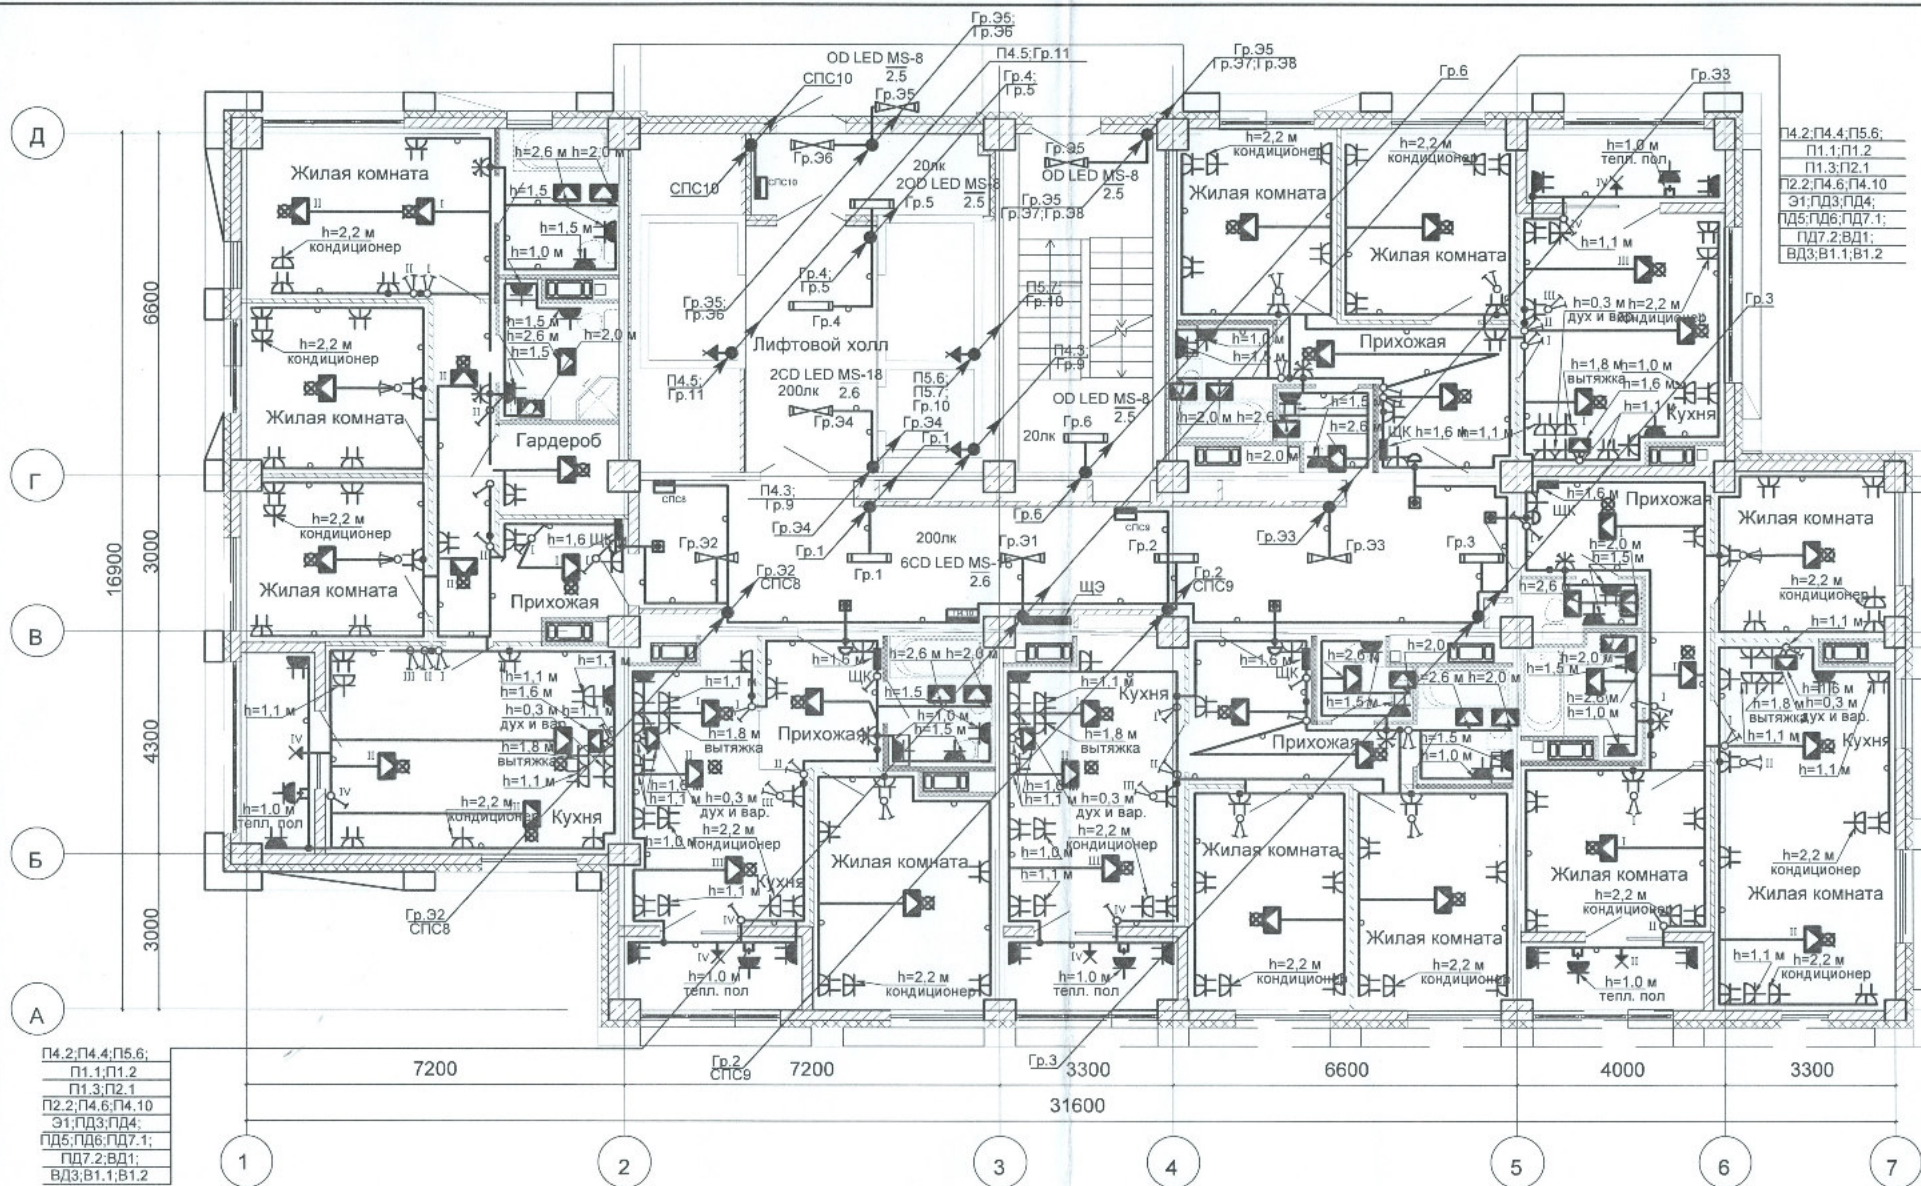

|            |         |      |       |         |      |                                                                                                                                                                                                           |  |               |      |        |
|------------|---------|------|-------|---------|------|-----------------------------------------------------------------------------------------------------------------------------------------------------------------------------------------------------------|--|---------------|------|--------|
|            |         |      |       |         |      | ИСПОЛНИТЕЛЬНАЯ ДОКУМЕНТАЦИЯ                                                                                                                                                                               |  |               |      |        |
|            |         |      |       |         |      | Жилой комплекс в квартале 05_08_020 по ул. Профсоюзная в Ворошиловском районе г.Волгограда.(2- й этап- Жилые дома №2, №5, №6 ,№7 и надземная автостоянка с пристроенным административно-офисным зданием). |  |               |      |        |
| Изм.       | Кол.уч. | Лист | №док. | Подпись | Дата |                                                                                                                                                                                                           |  |               |      |        |
| Разработал |         |      |       |         |      | Этап 2.4-Жилой дом №5                                                                                                                                                                                     |  | Стадия        | Лист | Листов |
| Проверил   |         |      |       |         |      |                                                                                                                                                                                                           |  | ИД            | 6    |        |
|            |         |      |       |         |      | План 4 этажа.<br>Электрооборудование.                                                                                                                                                                     |  | ООО "Пролайт" |      |        |
|            |         |      |       |         |      |                                                                                                                                                                                                           |  |               |      |        |